


0	1	2	3	4	5	6	7	8	9
---	---	---	---	---	---	---	---	---	---

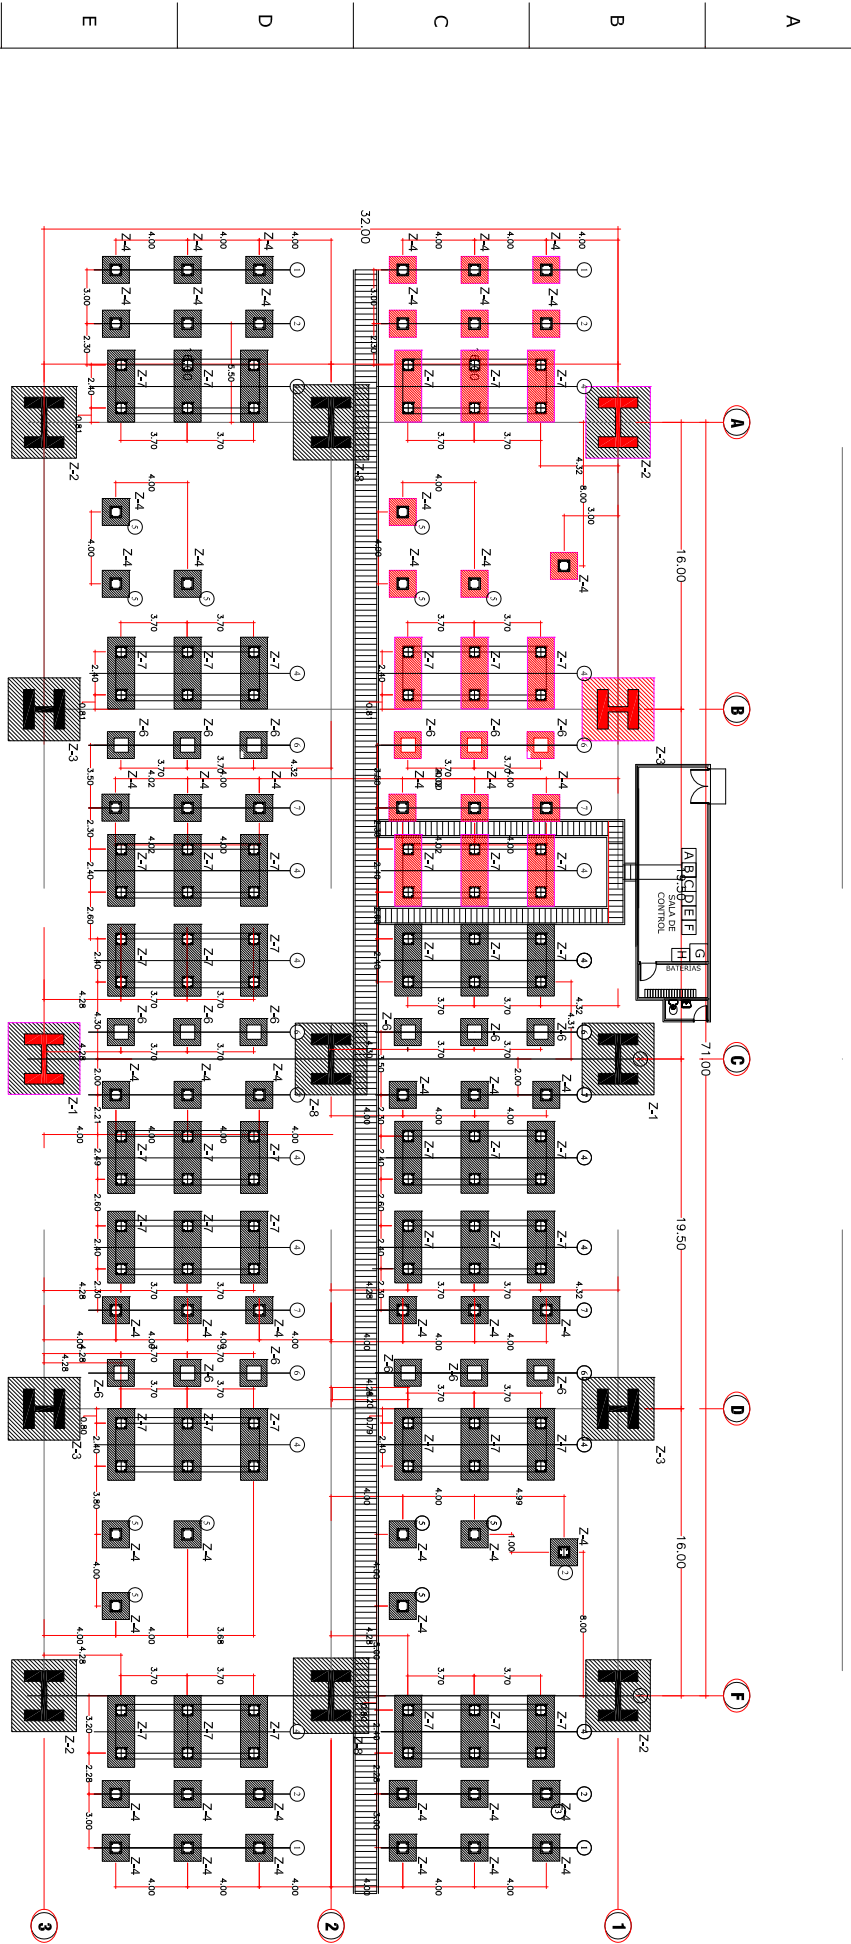

1 PLANTA DE CIMENTACION
ESCALA 1:125

SIMBOLOGIA

1. PARARAYOS 230 KV
2. TRANSFORMADOR DE VOLTAJE CCVT 230 KV
3. (NO LLEVA ZAPATA) TRAMPA DE ONDA 230 KV
4. SECCIONADORA 230 KV
5. SOPORTE DE CABLE 230 KV
6. INTERRUPTOR 230 KV
7. TRANS. CORRIENTE TC'S 230 KV
8. PORTICO 230 KV
9. OPGW
10. CERCO PERIMETRAL DE S/E
11. TRANSFORMADOR DE POTENCIA 230/13.8 KV
12. CCVT 230 KV CON CARRIER
13. CABLE DE GUARDA EHS

OBSERVACIONES

1.-		TITULO	PLANTA DE CIMENTACION	PROYECTO	PROYECTO SOLAR
2.-		DISEÑO	EPD / HS - EM CIMEQH 1006	DIBUJO	F. PEDROZA
3.-		REVISIÓN	COHESSA	No. HOJA	01
		CODIGO	CO-EL-CV-01	FECHA	11 / 12 / 2013

